


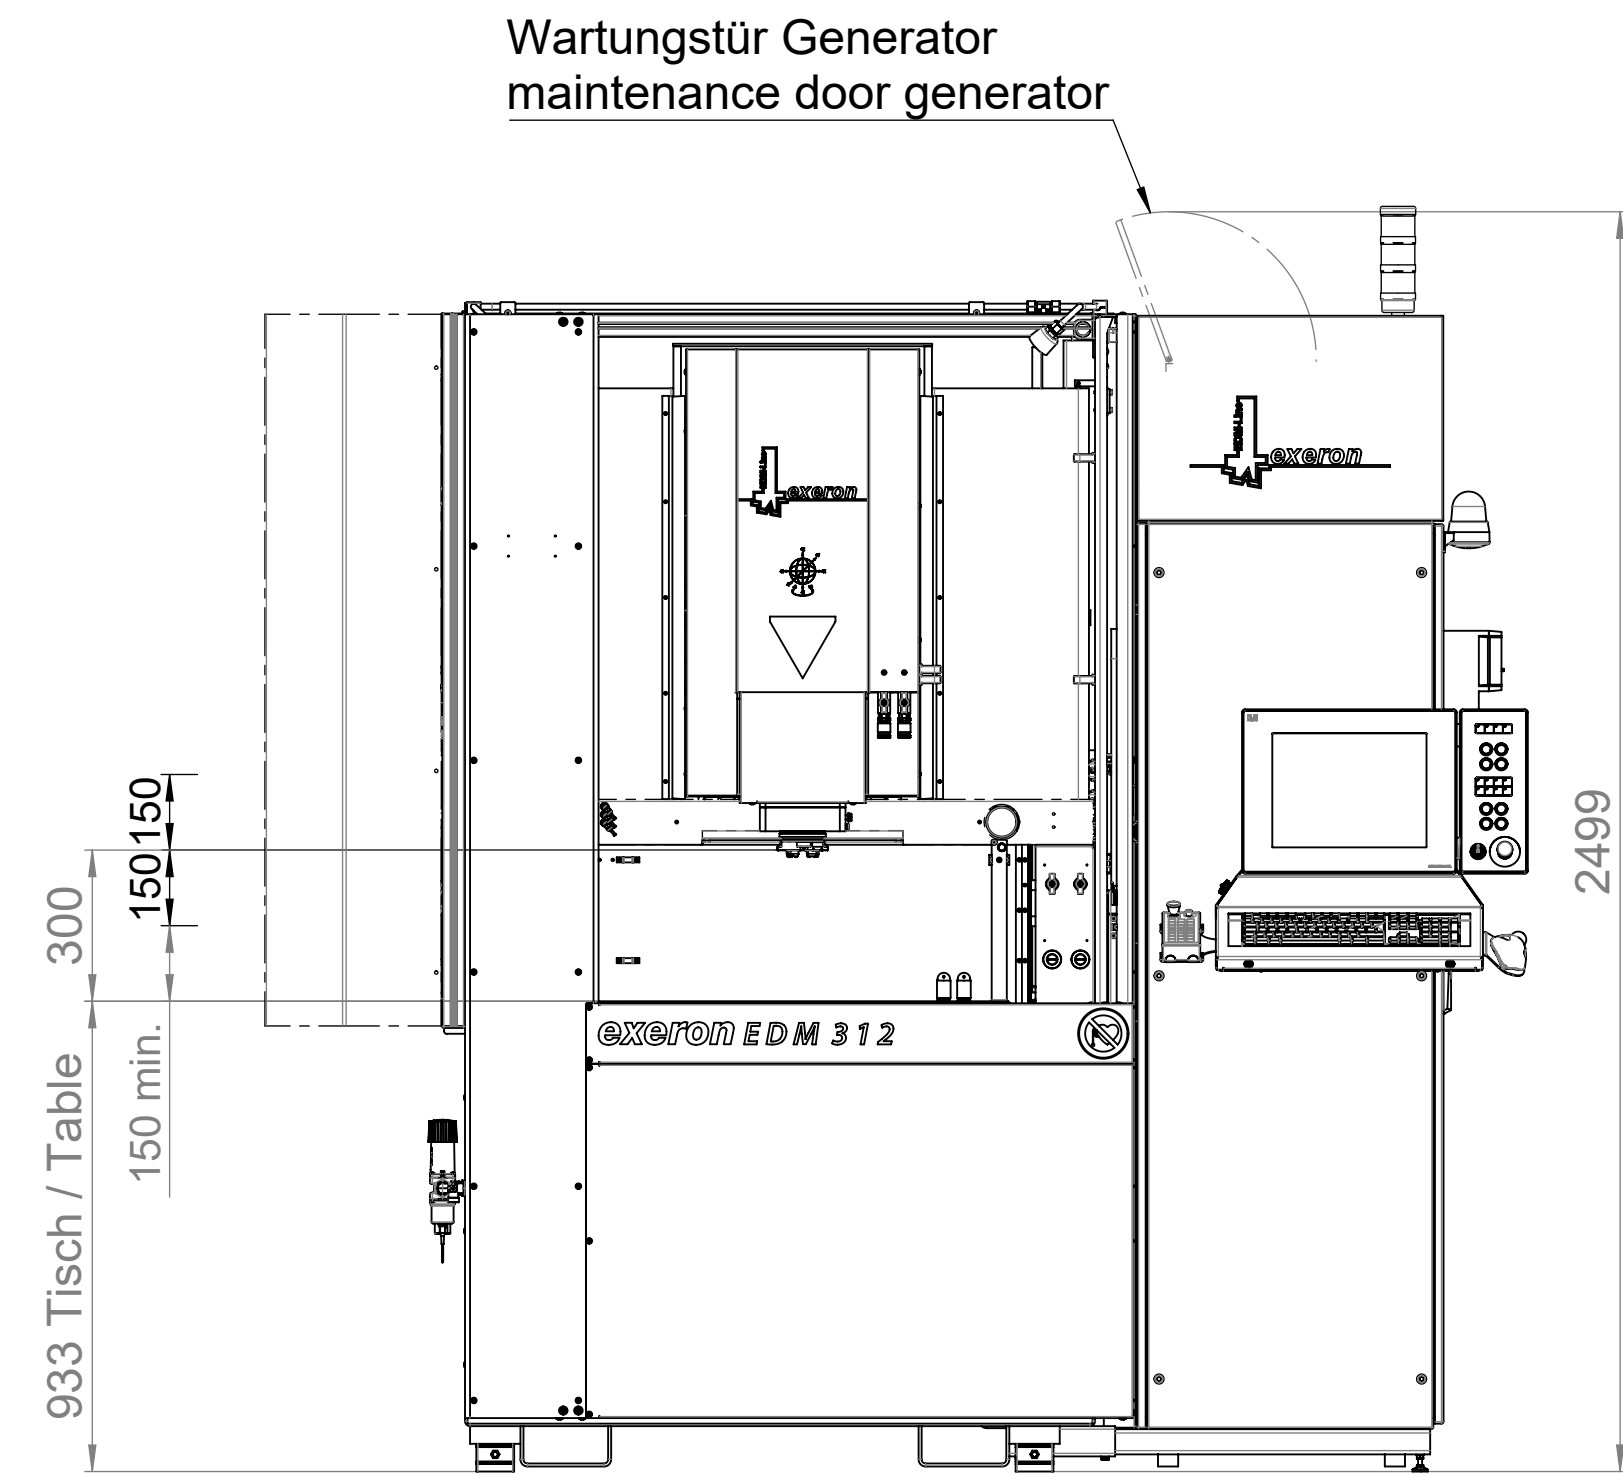
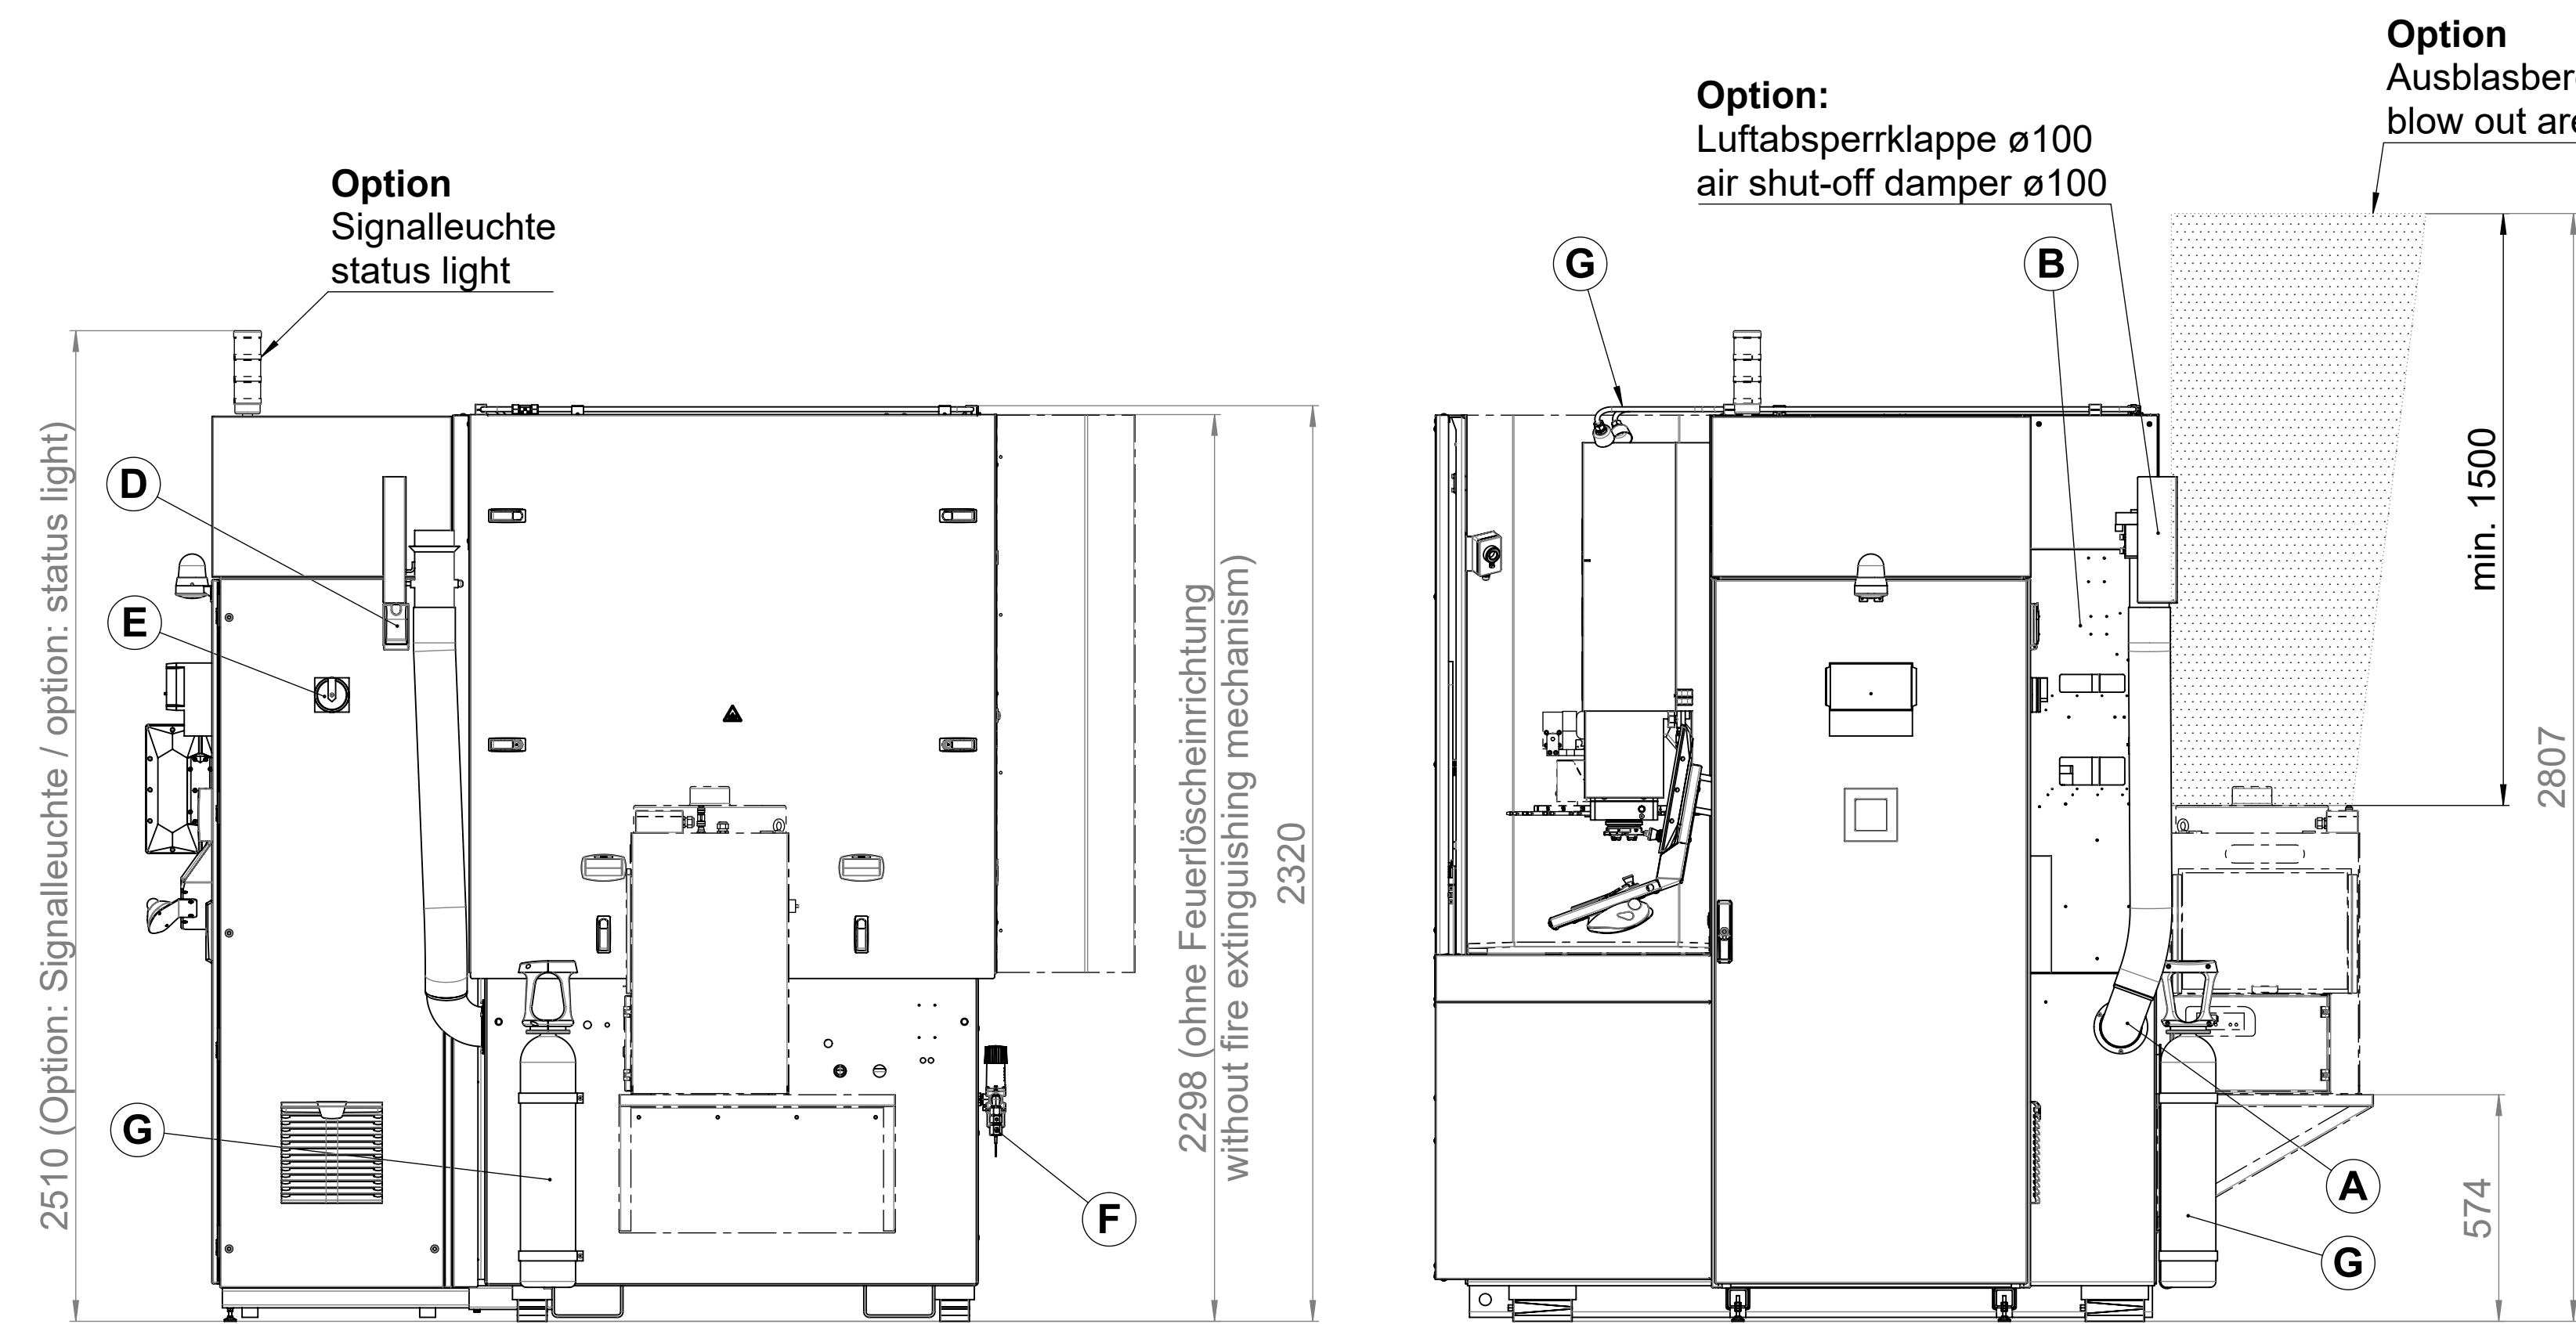


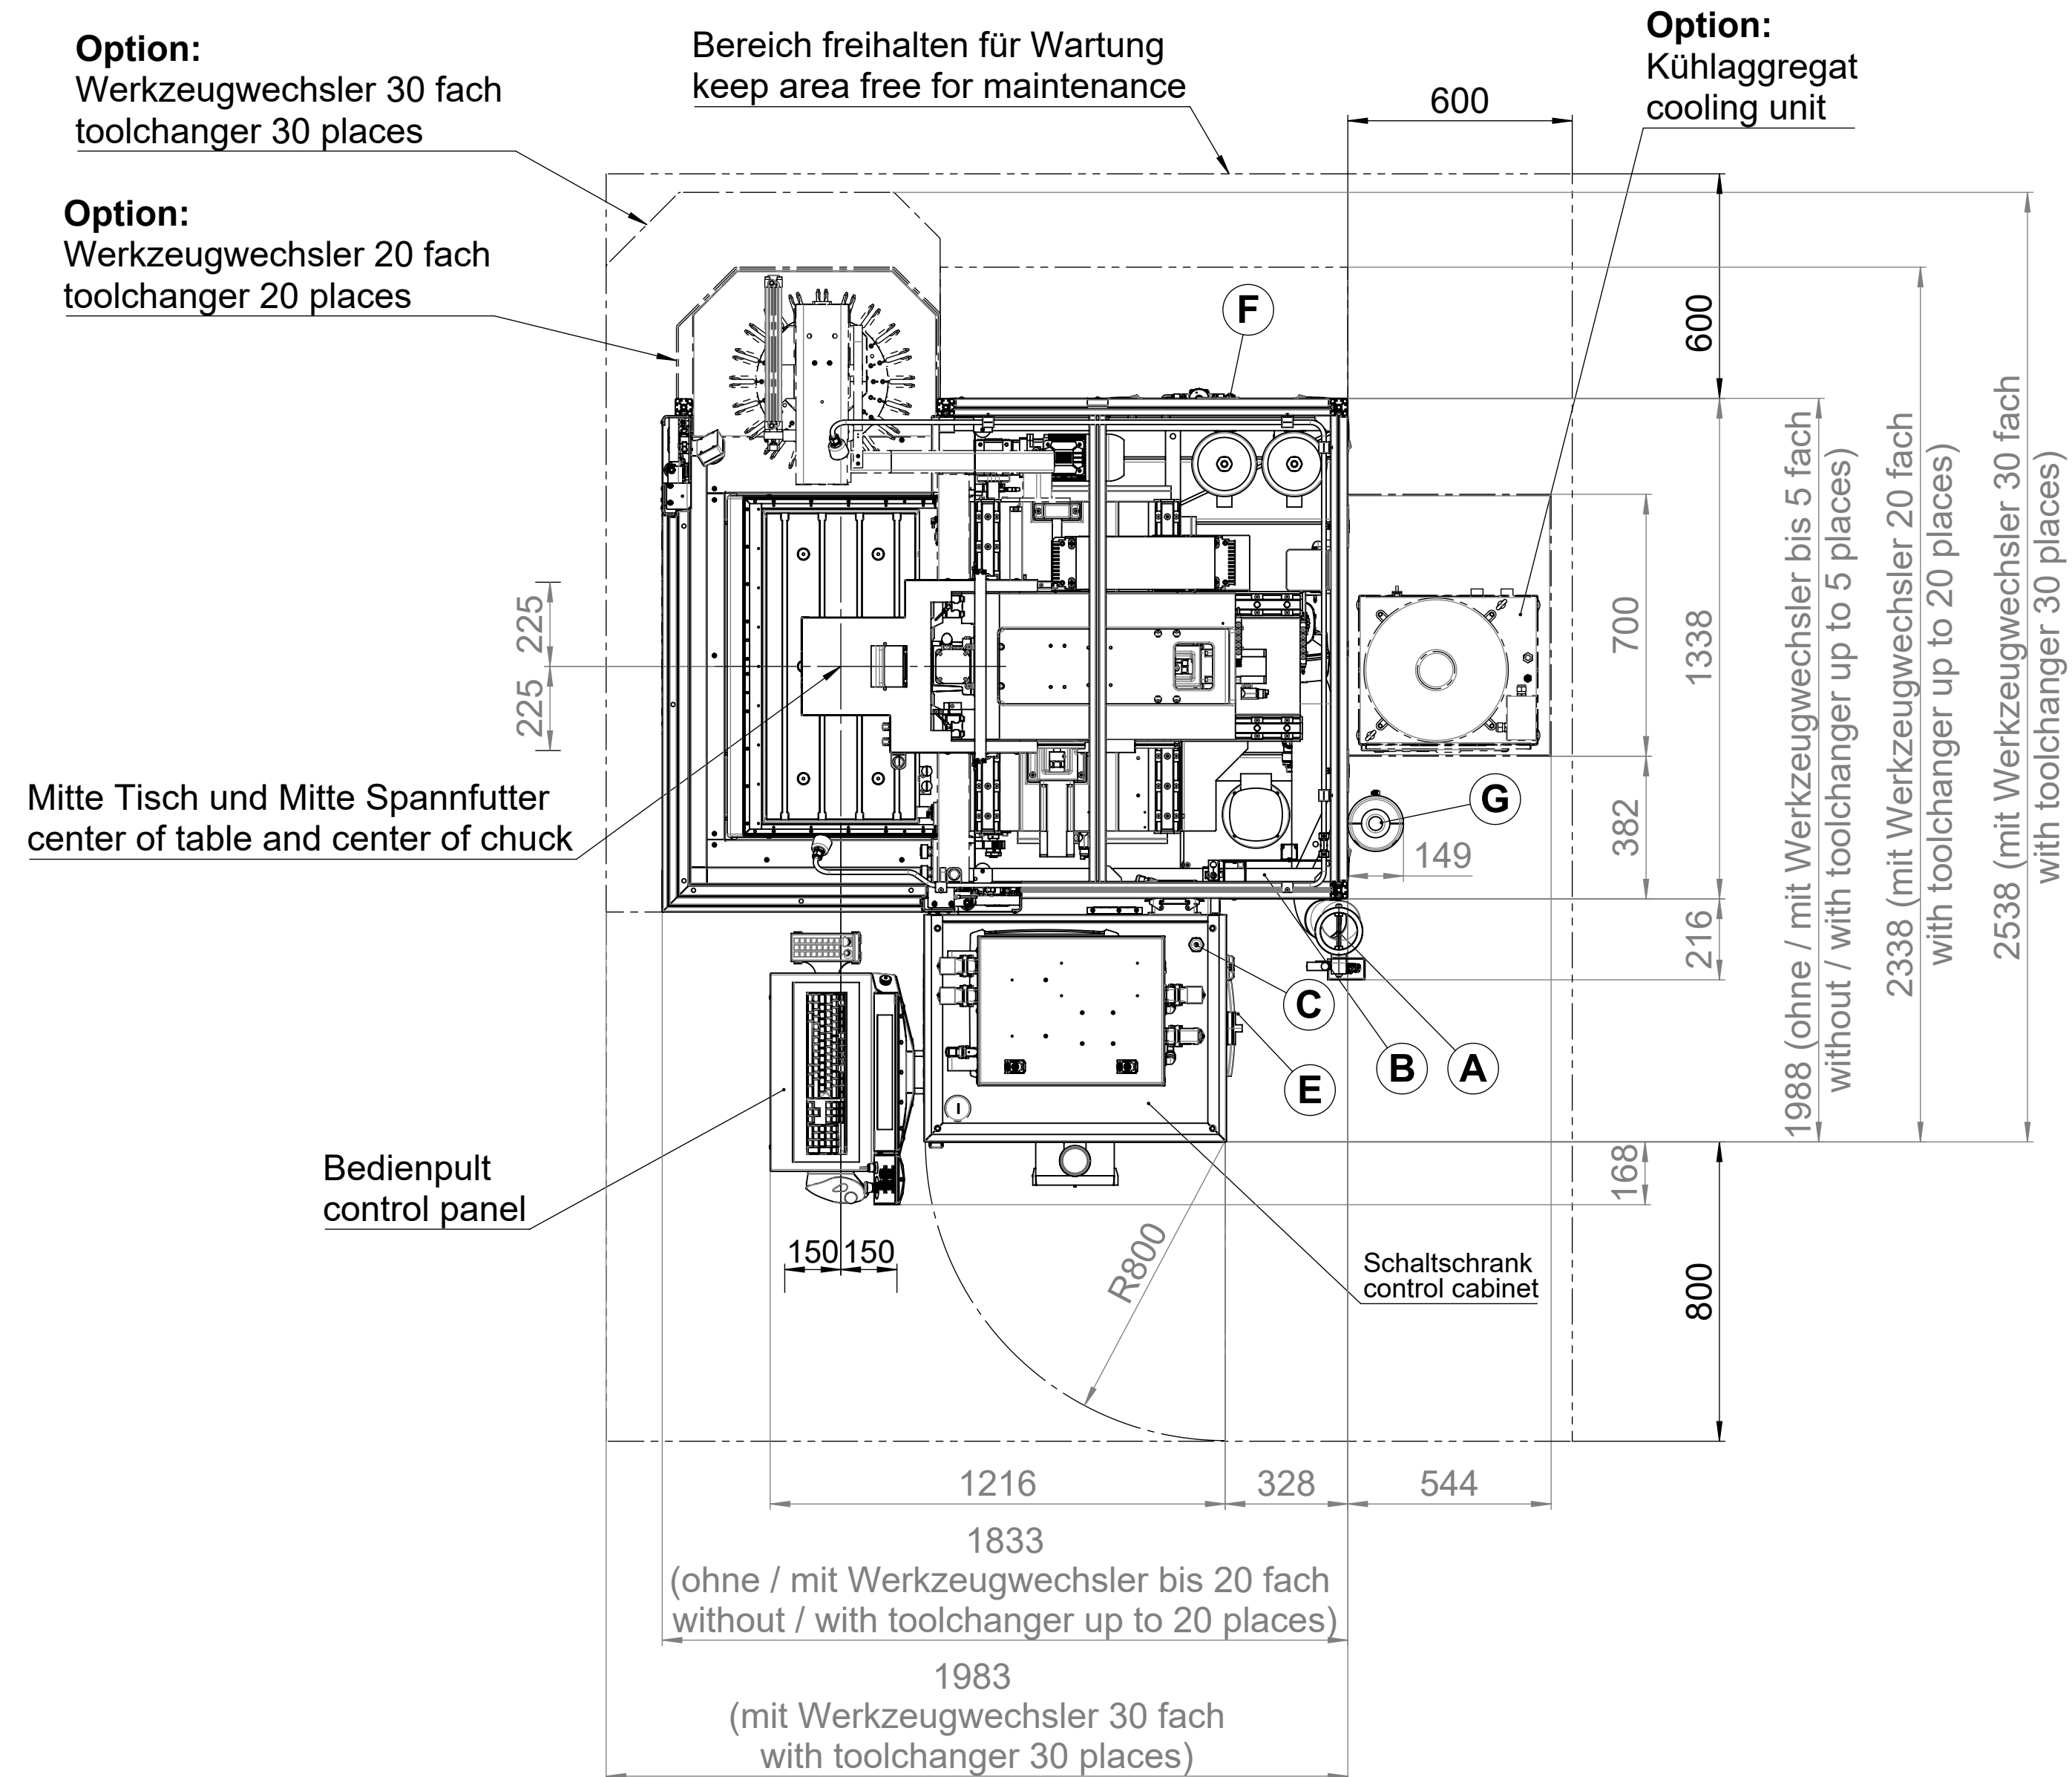

- A: Anschlussstutzen Rauchabsaugung ø100 mm connection point smoke extraction ø100 mm
- B: Druckluftanschluss Maschine inkl. 5 m Schlauch connection point of compressed air of the machine incl. 5 m hose
- C: Elektrischer Anschluss Maschine electric connection point of the machine
- D: Netzwerkanschluss network connection point
- E: Hauptschalter main switch
- F: **Option:** Anschluss Kühlmedium für Wärmetauscher connection point cooling fluid for heat exchanger
- G: **Option:** CO₂ Flasche (Feuerlöscheinrichtung) CO₂ bottle (fire extinguishing mechanism)

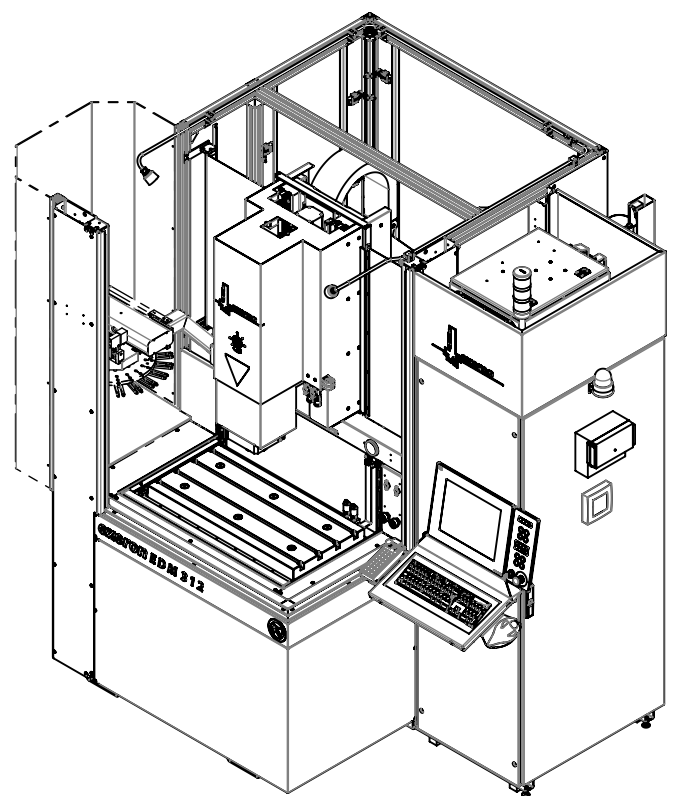

Gewichte betriebsbereit mit maximalem Werkstück- und Elektrodengewicht weights with ready-to-use machine and max. workpiece- and electrode weight

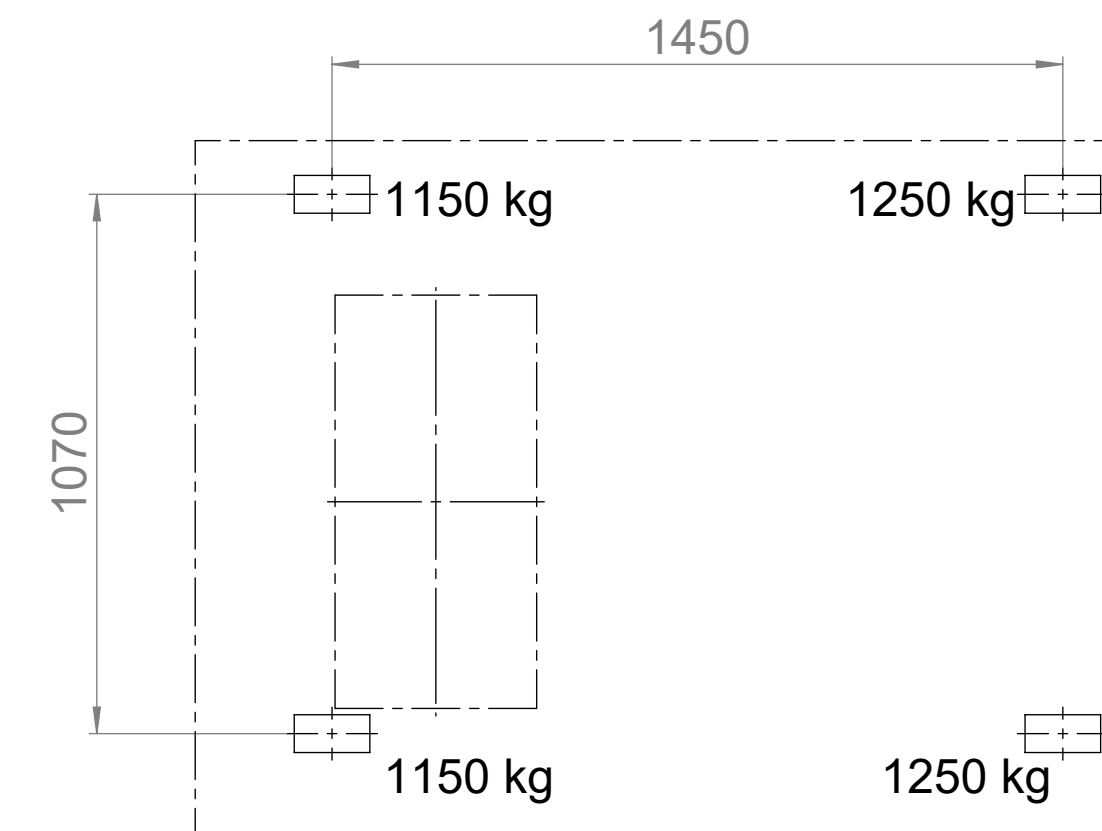

Diese Zeichnung ist unser Eigentum und darf nicht vervielfältigt, verwendet oder weitergegeben werden.		Maße sind Prüfmaße		Oberflächenbehandlung					
0		Kanten gratfrei		eingebaut in Baugruppe					
		Zul. Abw. DIN ISO 2768 -m-H		Maschinentyp 312		Maßstab 1:15 (1:30)		Gewicht 2800,00 kg	SolidWorks
		Oberfläche DIN ISO 1302 Reihe 2		Werkstoff		Benennung			
		Datum Name		Aufstellplan / floor plan					
1	ÄM 1944, ÄM 1957, ÄM 1961	Erstellt 05.04.2018 Hauser		EDM 312					
		Freigabe 17.09.2019 Ströhlein							
		Rev. 0 08.06.2018 Hauser							
		Rev. 1 12.06.2019 Hauser		Zeichnungsnummer					
		exeron Beyersdorfer Straße 6 D-78727 Oberndorf		0.0312.009.4					
Rev.	Änderungsmittelung	Urspr.: 0.0312.006.4		Ers. f.:		Ers. d.:		Blatt 1 von 1	A1